


FACHADA (AVENIDA CLODOMIRO NEGRINI)  
ESCALA--1:50

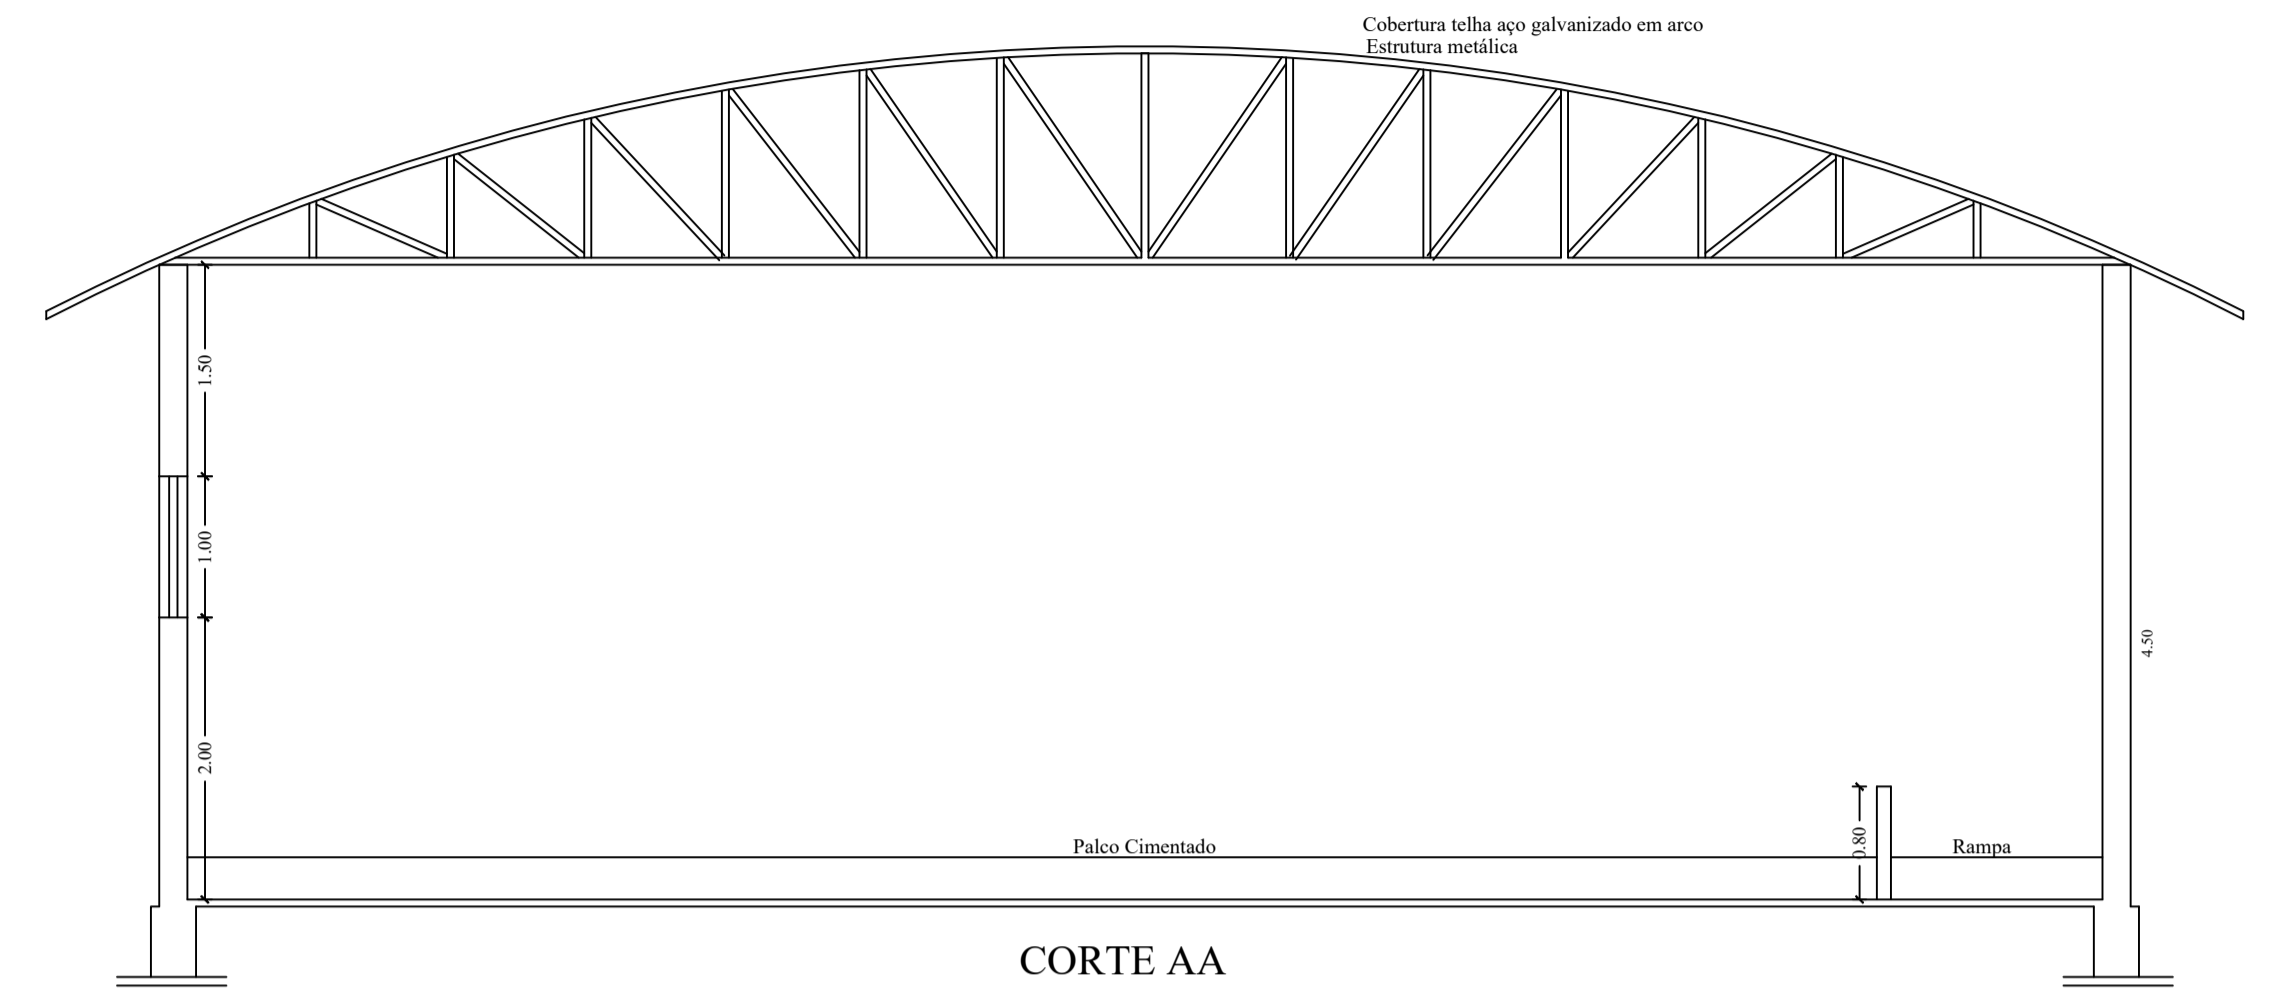


CORTE AA  
ESCALA--1:50


LEGENDA:

LEGENDA	
	Luz de emergência
	Extintor AP 10 Kg
	Extintor PQS 6 Kg

- Luz de emergência
- Extintor AP 10 Kg
- Extintor PQS 6 Kg

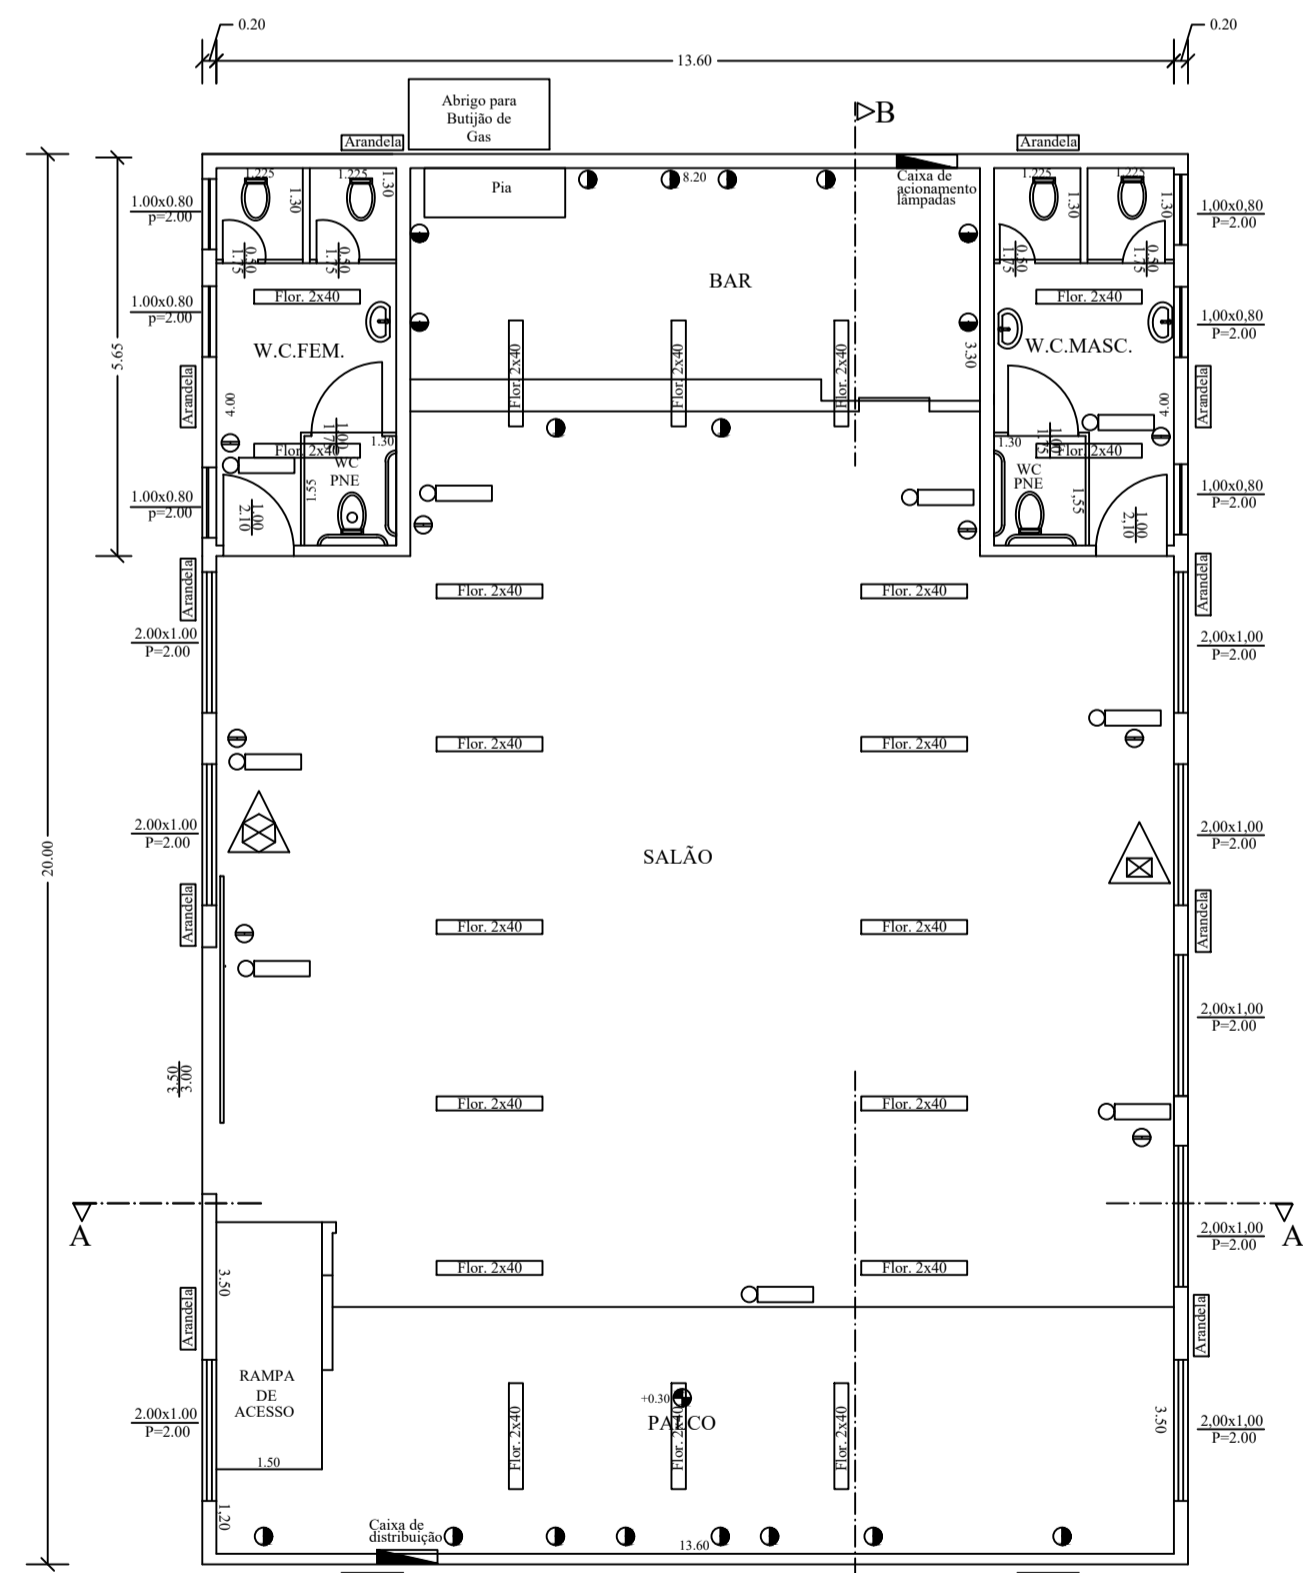


PLANTA BAIXA  
ESCALA--1:100  
RUA DEPUTADO PLÍNIO SALGADO

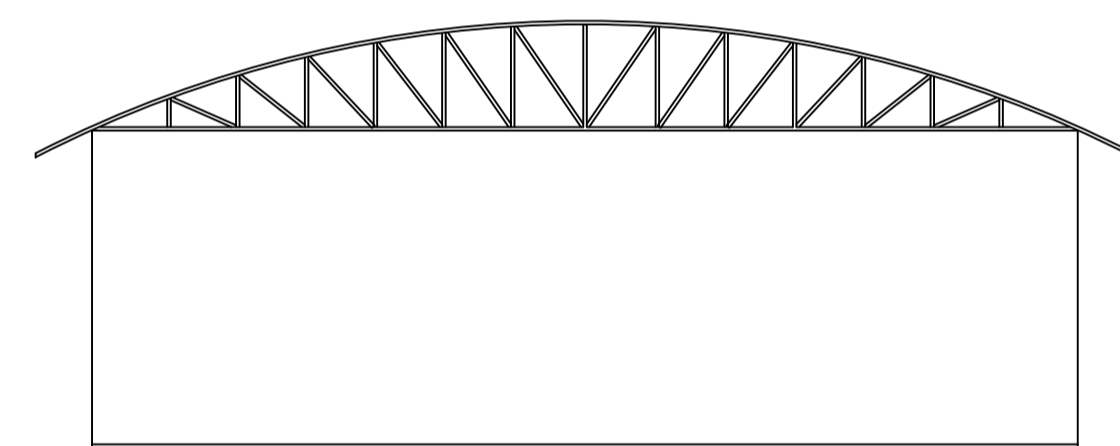


FACHADA (R. DEP. PLÍNIO SALGADO)  
ESCALA--1:100


DETALHES WC PNE

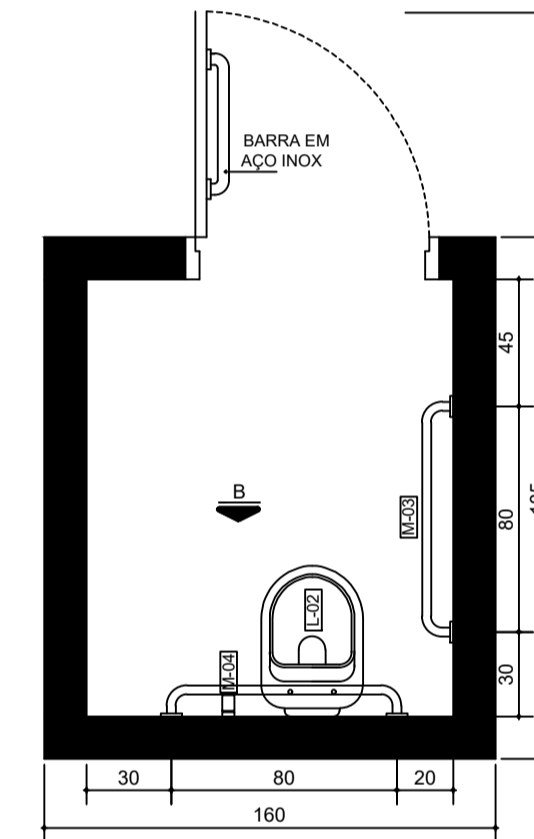

PLANTA - WC  
ADAPTADO P/ PORTADORES DE  
NECESSIDADES ESPECIAIS SEGUNDO NBR 9050/2004  
ESC. 1:25

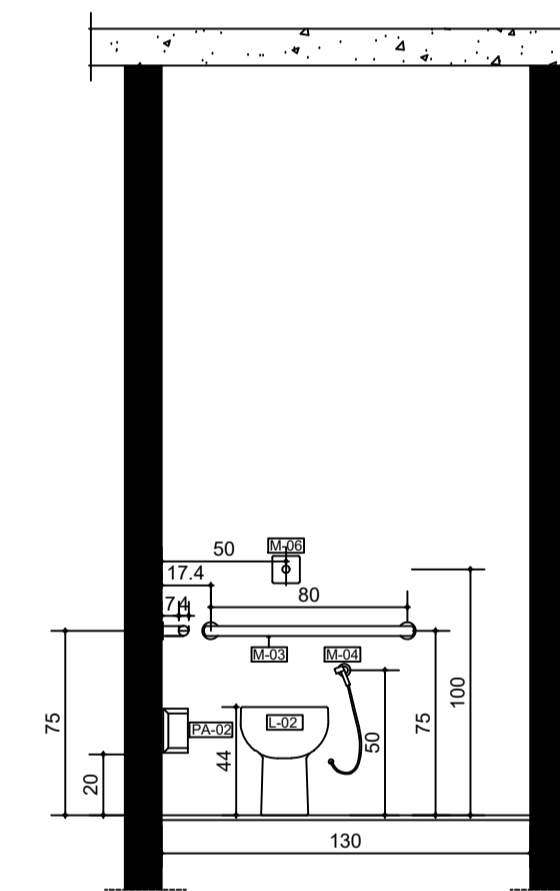

VISTA B - LAVABO MASCULINO  
ESC. 1:25

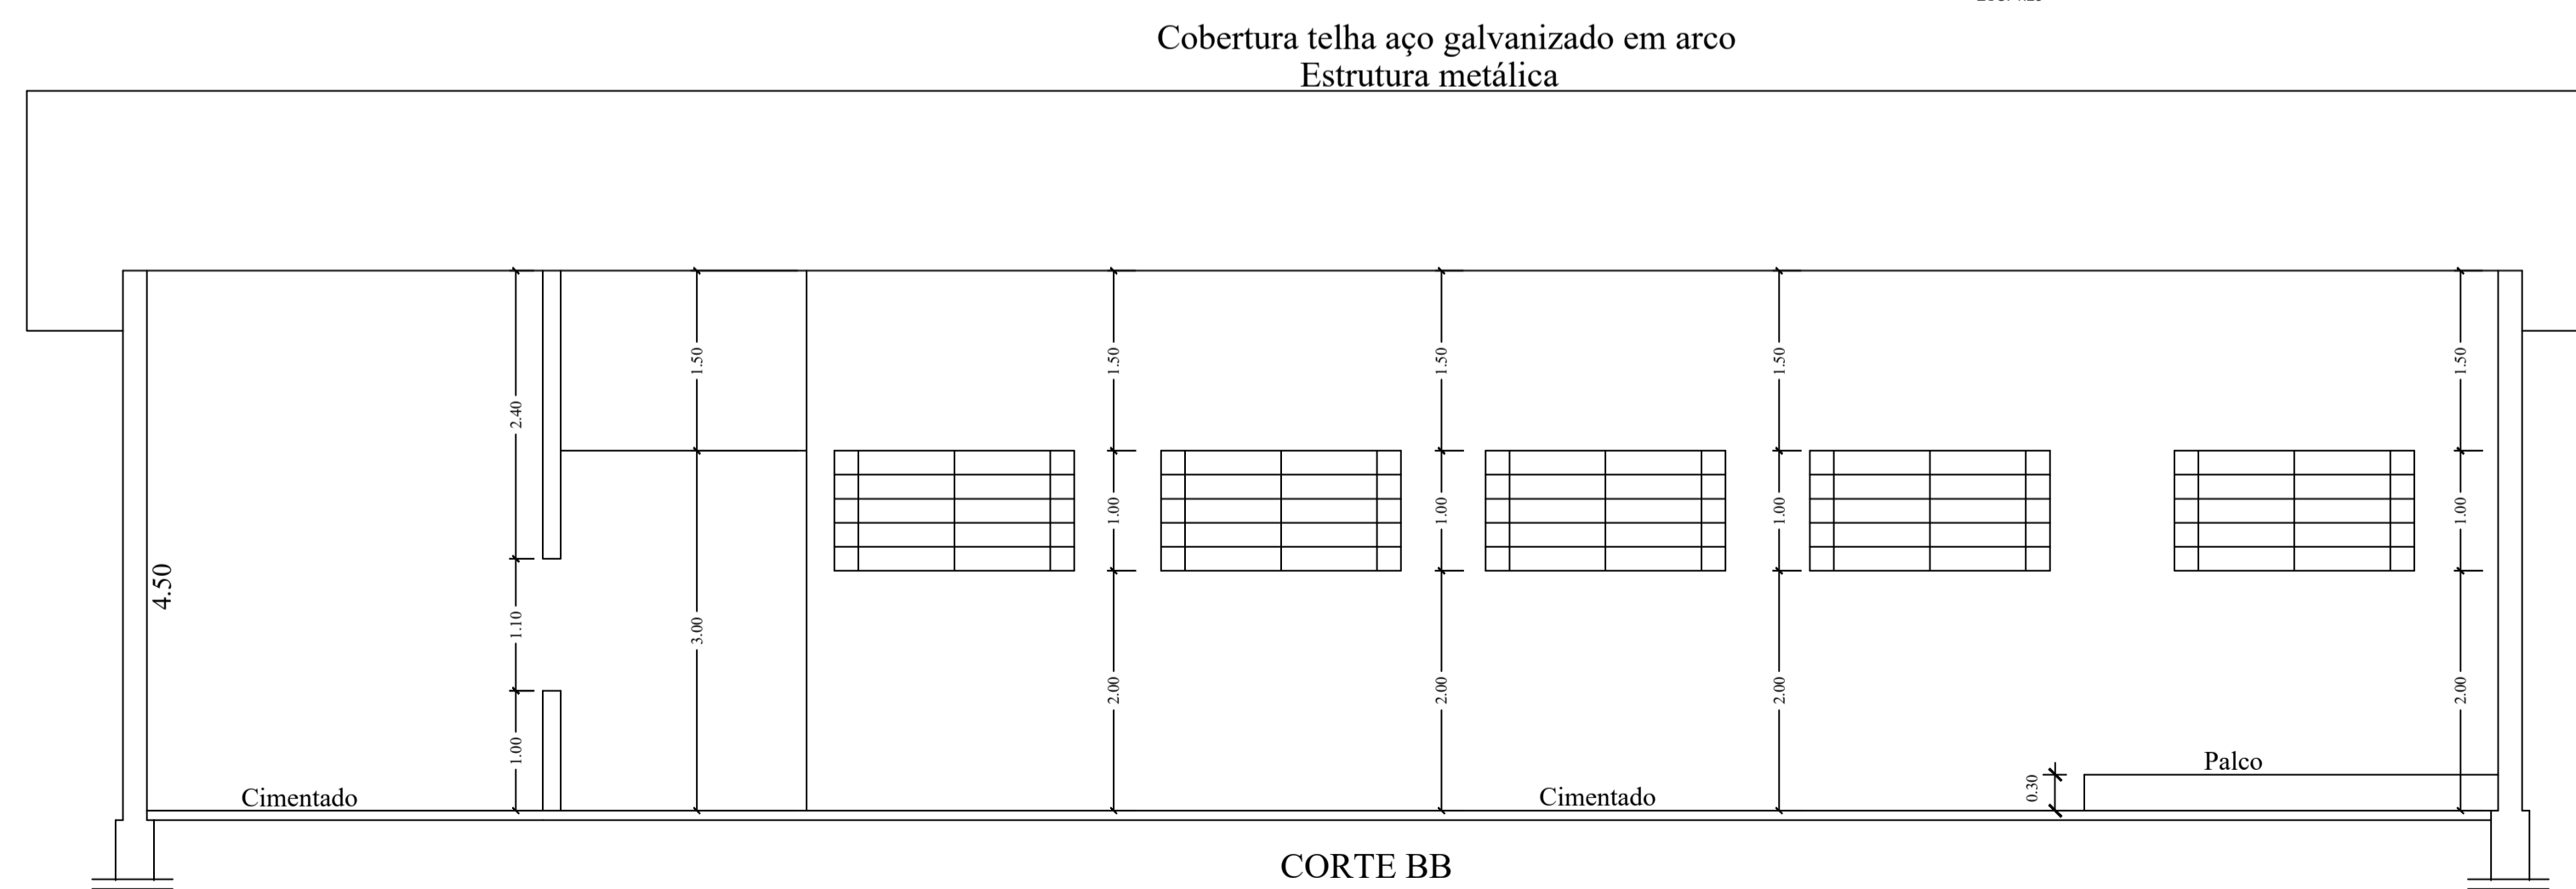

CORTE BB  
ESCALA--1:50

Medidas em metros

PROJETO DE IMPLANTAÇÃO				FOLHA 01/02
ASSUNTO CONSTRUÇÃO DE UM CENTRO COMUNITÁRIO				
PROPRIETÁRIO PREFEITURA MUNICIPAL DE LAVÍNIA				
ENDEREÇO Conjunto Habitacional Lavínia B e B2				
QUADRA	LOTE	CIDADE	ESTADO	
S/N	S/N	LAVÍNIA	SP	
ESCALAS	DATA	A.R.T. Nº	ARQUIVO	DESENHO
1:100	08/05/2018	28027230180541481		ANDRÉ VITOR
SITUAÇÃO		S/Escala	DECLARO QUE A APROVAÇÃO DESTE PROJETO NÃO IMPLICA NO RECONHECIMENTO POR PARTE DA PREFEITURA NO DIREITO DE PROPRIEDADE DE TERRENO.	
		N.M.	Prefeitura Municipal de Lavínia Responsável Legal: Clóvis Izidio de Almeida CPF: 030.765.068-54	
ÁREAS		P/USO DO INSS		
Construção.....280,00 m <sup>2</sup>				
APROVAÇÃO				